
















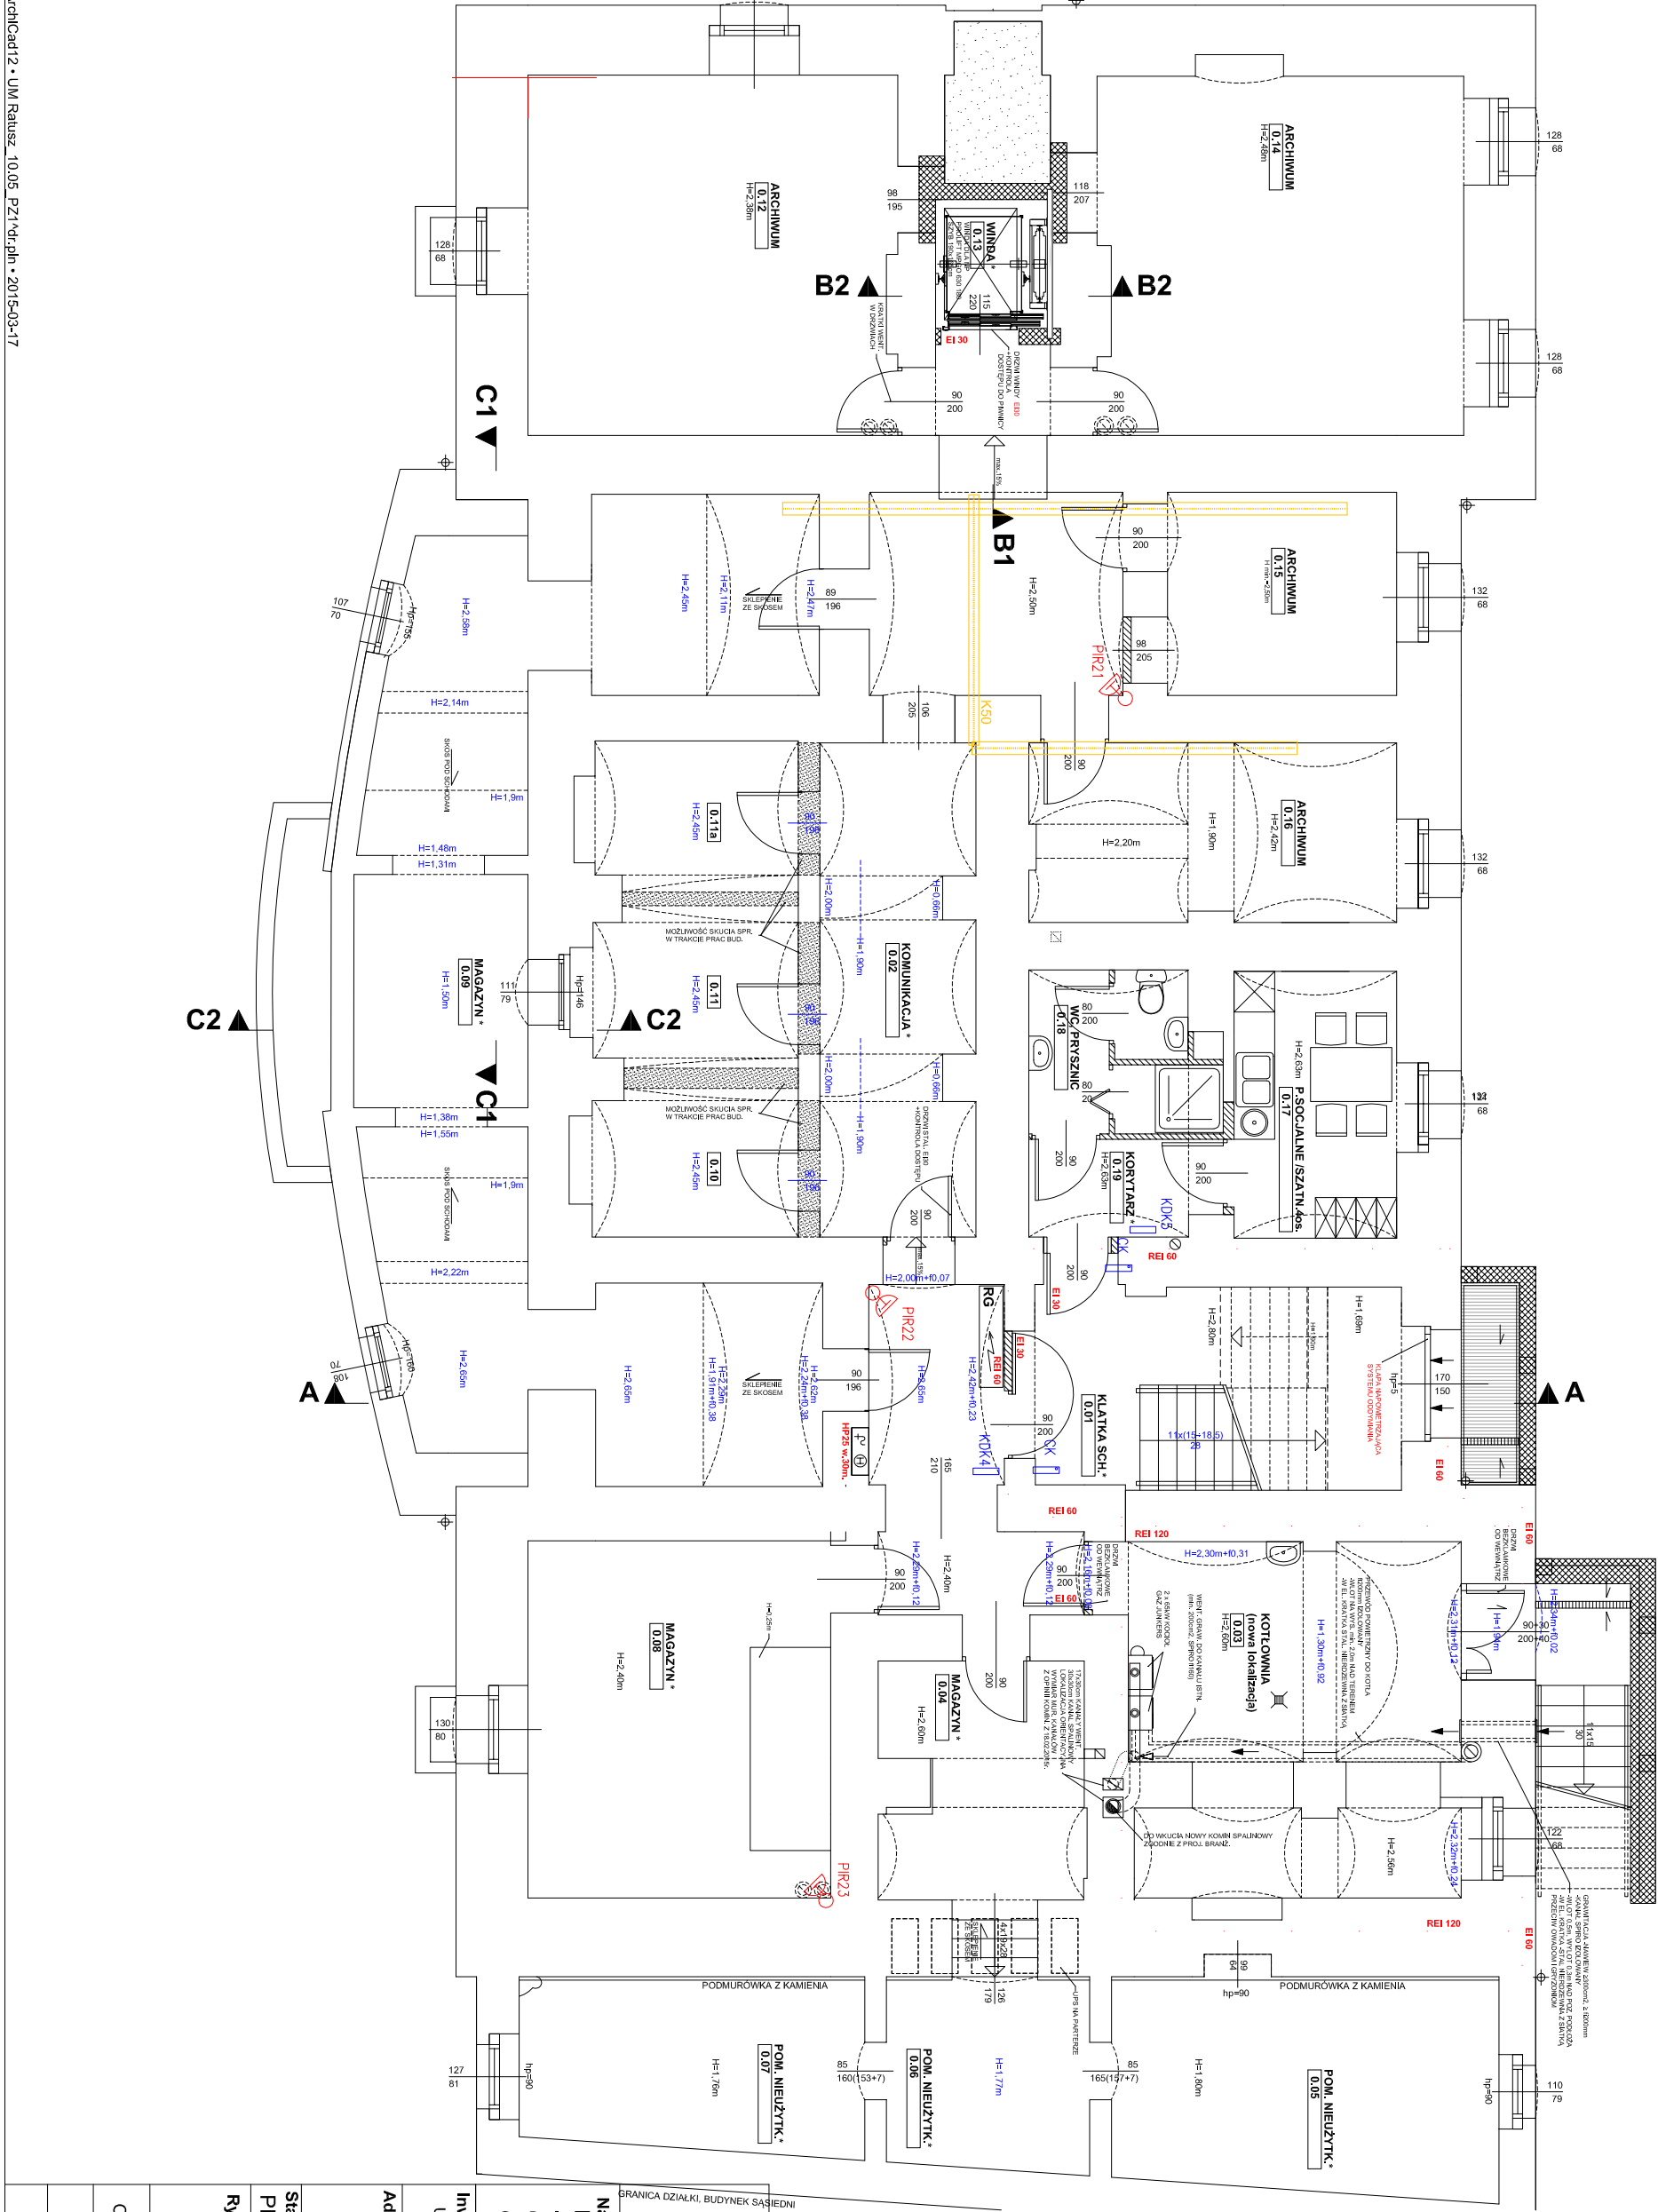


LEGENDA:

-  Posywna czujka ruchu PR1
-  Konsola sterująca LCD w obudowie meblowej
-  Centrala SSMN SATEL Integra 128
-  Expander D464
-  Sygnalizator akustyczny optyczny
-  KORYTO KABLOWE METALOWE OCYNKOWANE, 0 SZEROKOŚCI ZŁOŻONE Z OPISEM
-  ISTNIEJĄCA SZAFKA DYSTRYBUCYJNA OKABLOWANIA STRUKTURALNEGO
-  Kamera wewnętrzna w obudowie kopułkowej
-  Kamera zewnętrzna w obudowie z grzałką
-  Kamera 1
-  Kamera 1
-  okablowanie CCTV UTP KAT5E
-  okablowanie SSMN – YDY 6x0,5
-  KOK KONTROLER KO
-  CK CZYNNIK KART
-  VD WIDEO DOMOWY KAMERA
-  VDM WIDEO DOMOWY MONITOR



**SYS-TEL S.C.**  
Przedsiębiorstwo Usług Technicznych  
ul. Marchańska 6, 63-100 Śrem tel/fax: 61 28 28 725

Nazwa Inwestycji  
**PRZEBUDOWA I NADBUDOWA RATUSZA  
-PROJEKT ZAMIENNY**  
dz. nr ewid. 861, 2516/4, 862,  
obręb: ŚREM; PL. 20 PAŹDZIERNIKA 1, 63-100 ŚREM

Inwestor  
URZĄD MIEJSKI W ŚREMIE, PL. 20 PAŹDZIERNIKA 1, 63-100 ŚREM

Adres budowy	Branża
PL. 20 PAŹDZIERNIKA 1, 63-100 ŚREM dz. nr ewid. 861, 2516/4, 862, obręb: ŚREM;	TELETECHN.

Stadium	Data
PROJEKT BUDOWLANO-WYKONAWCZY	03.2015r.

Rysunek  
**SYSTEM, SSWIN, KD, CCTV  
- RZUT PIWNIC**

Skala  
1:100

Opracował	mgr inż. Tomasz Gawalek	Nr rysunku
upr. 03/6/97/U		<b>T-10</b>