


PP= 50,00 m npm	
Rzędna istniejącego terenu	62,45
Rzędna dna proj. kanalizacji	59,10
Głębokość od terenu istniejącego	3,35
Proj. spadek rurociągu, długość	
Materiał, średnica rurociągu	
Odległość	

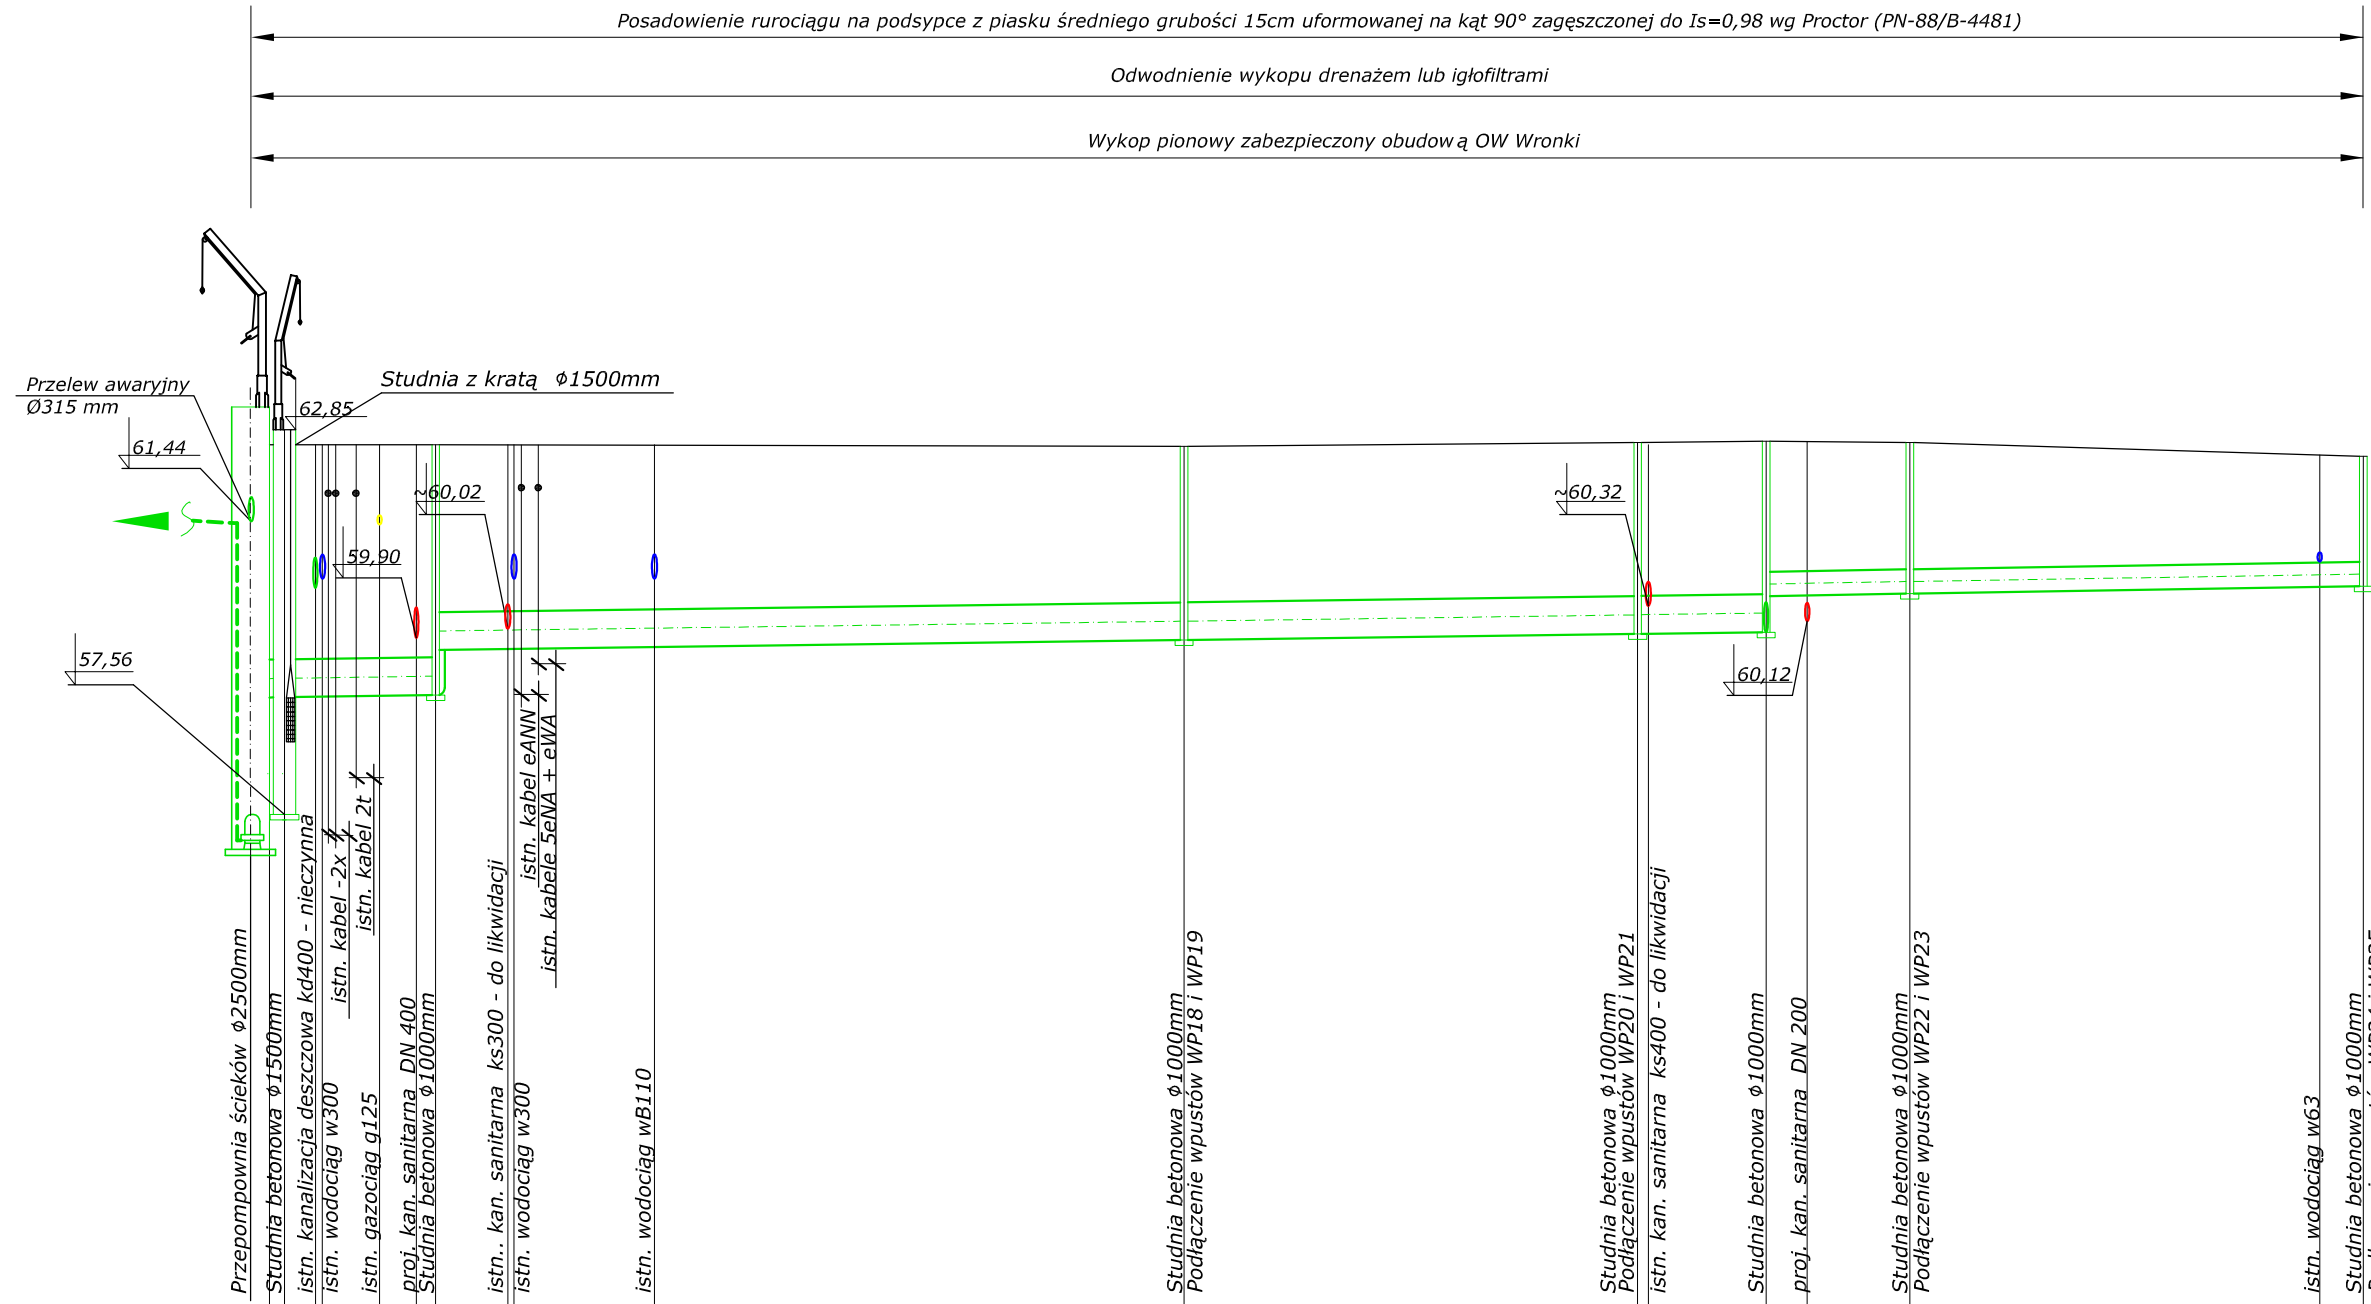

PŚD

D14

D15


D16

D17

D18

D19

PP= 50,00 m npm	
Rzędna istniejącego terenu	62,45
Rzędna dna proj. kanalizacji	59,10
Głębokość od terenu istniejącego	3,35
Proj. spadek rurociągu, długość	
Materiał, średnica rurociągu	
Odległość	

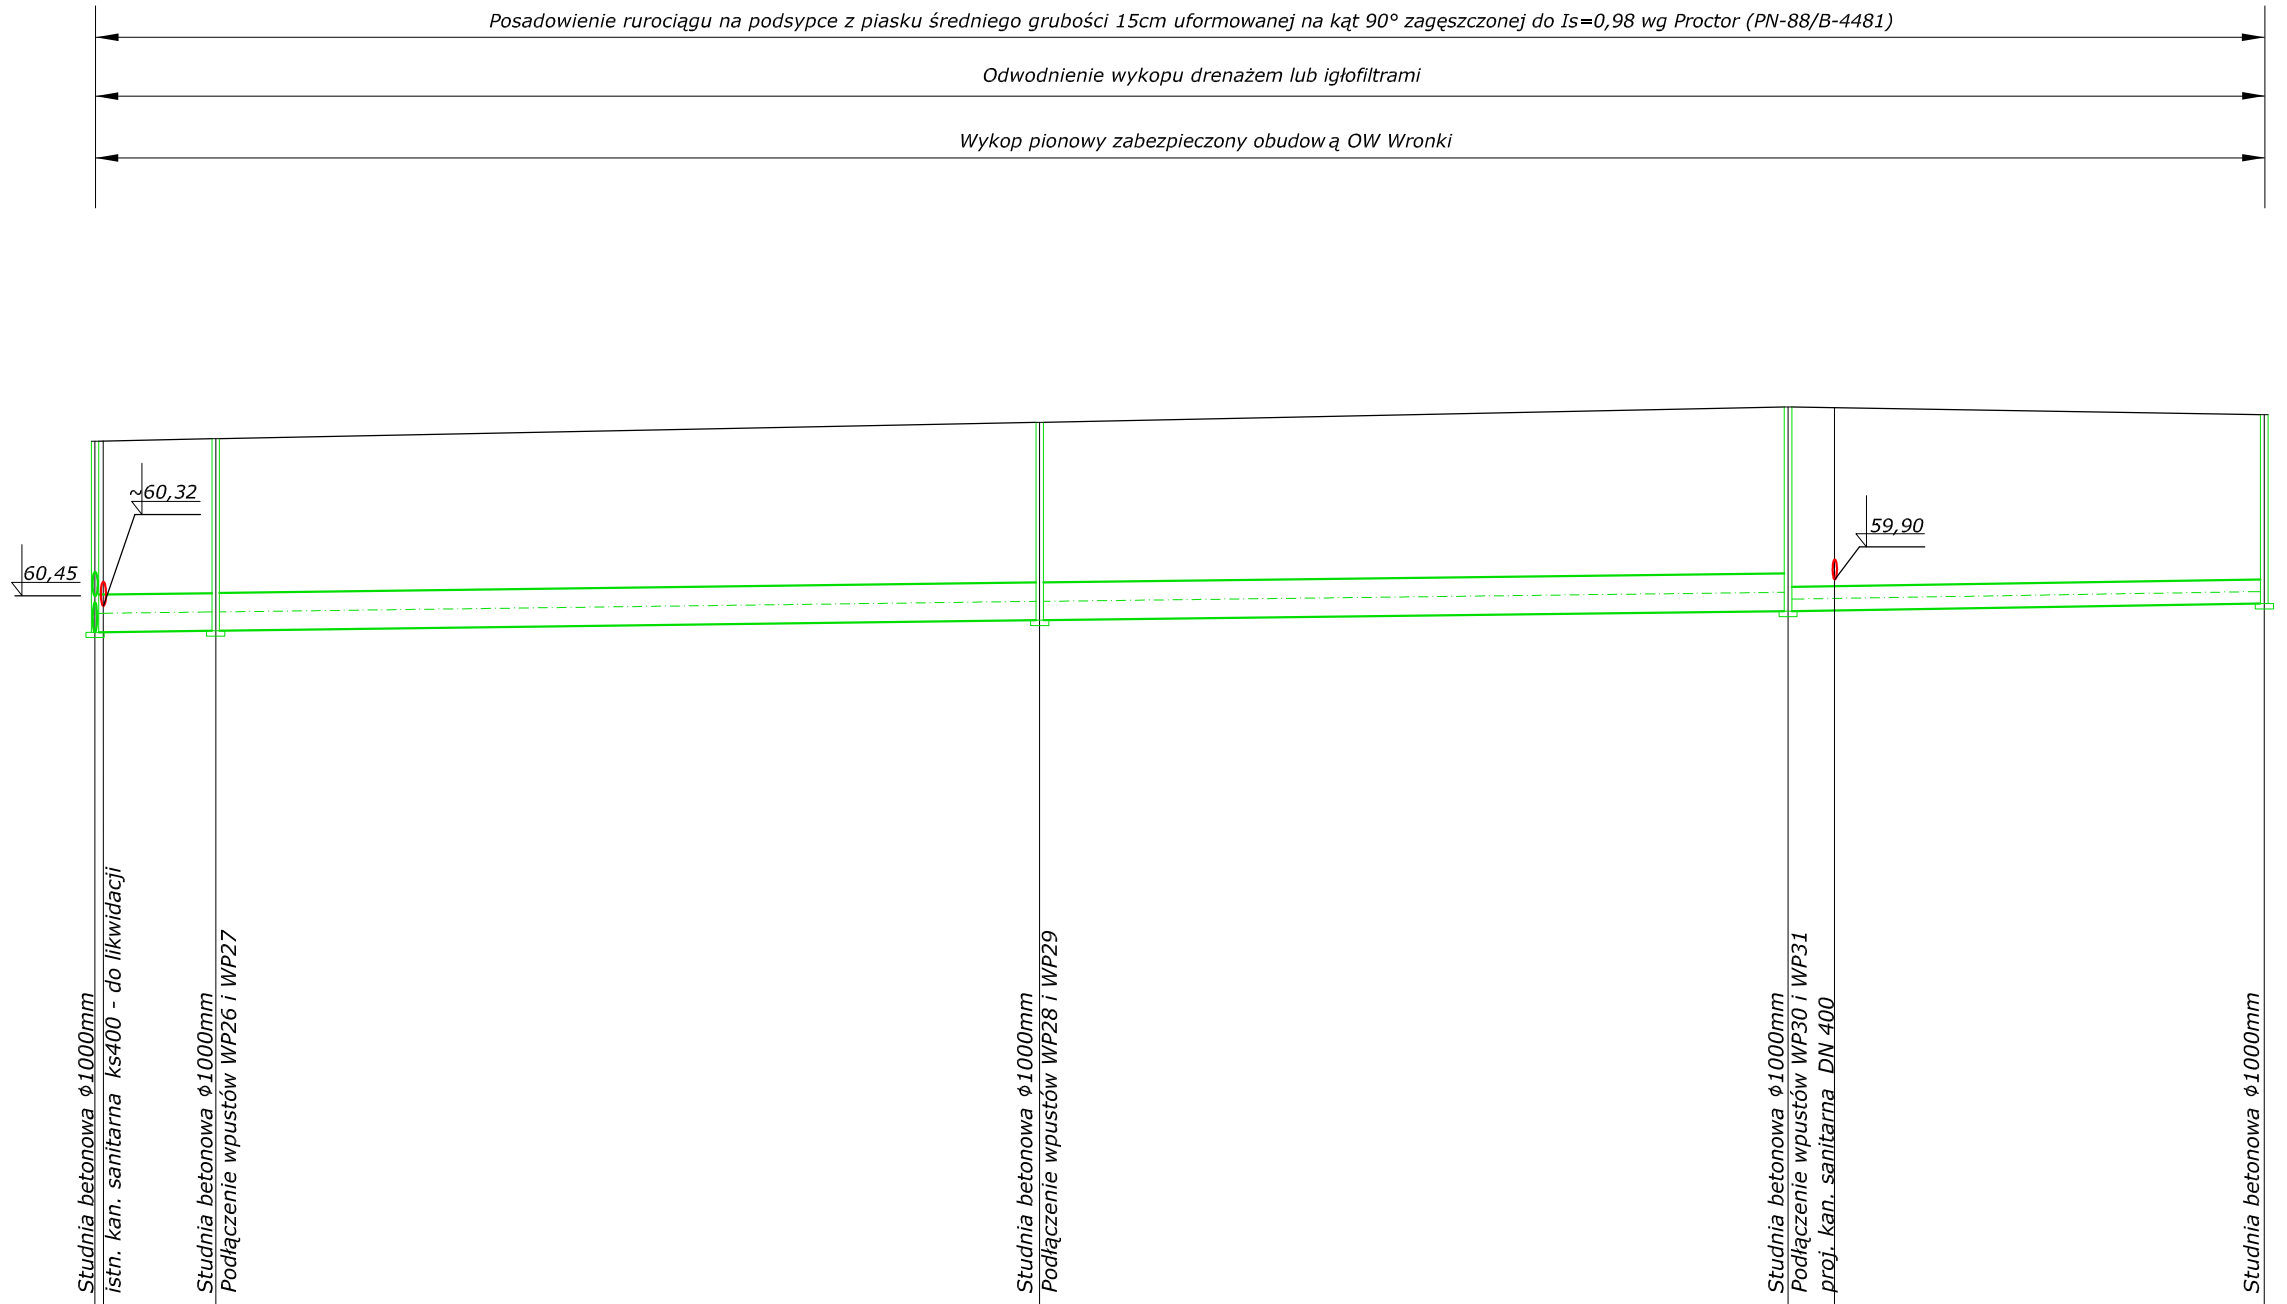


D17 D20

D21

D22

D23

Przekrój pionowy wykopu  
skala 1:50

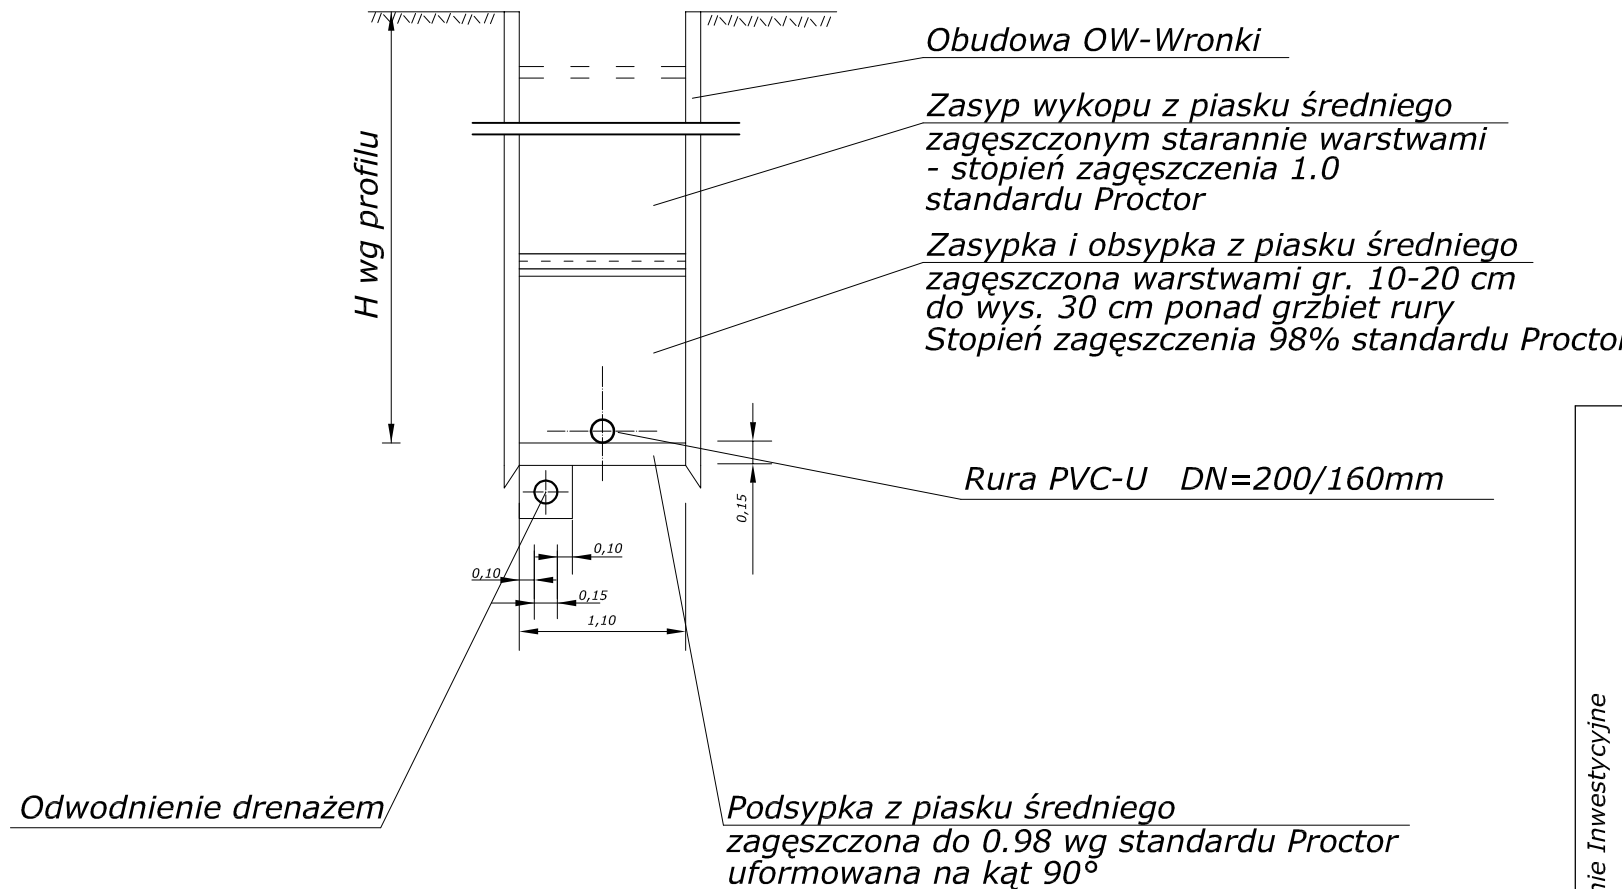

**U W A G A :**

- PRZED PRZYSTĄPIENIEM DO ROBÓT WYKONAWCA POMIERZY RZĘDNE TERENU W MIEJSCU LOKALIZACJI STUDZIENEK. W PRZYPADKU GDY ODBIEGAJĄ ONE OD PRZYJĘTYCH W PROJEKCIE, NALEŻY DOSTOSOWAĆ RZĘDNĄ WŁAZU DO RZĘDNEJ W MIEJSCU LOKALIZACJI STUDZIENKI.
- W MIEJSCU LOKALIZACJI ISTNIEJĄCEGO UZBROJENIA PODZIEMNEGO NALEŻY PRZED PRZYSTĄPIENIEM DO ROBÓT, WYKONAĆ PRZEKOPY PRÓBNE CELEM JEGO ZLOKALIZOWANIA (RZĘDNA POSADOWIENIA, ŚREDNICA, MATERIAŁ) I ZABEZPIECZENIA. W REJONIE UZBROJENIA PROWADZIĆ ROBOTY RĘCZNIE. PO ZREALIZOWANIU INWESTYCJI ISTNIEJĄCE UZBROJENIE ZABEZPIECZYĆ ZGODNIE Z UZGODNIENIAMI STANOWIĄCYMI INTEGRALNĄ CZĘŚĆ DOKUMENTACJI. ZAGŁĘBIENIE ISTNIEJĄCEGO UZBROJENIA PRZYJĘTO W DOKUMENTACJI ZGODNIE Z ZASADAMI ICH UKŁADANIA. PONIEWAŻ W RZECZYWISTOŚCI RZĘDNA POSADOWIENIA ISTNIEJĄCEGO UZBROJENIA MOŻE ODBIEGAĆ OD RZĘDNEJ PRZYJĘTEJ W PROJEKCIE W ZWIĄZKU Z TYM NALEŻY PO OKOŁO 2m Z KAŻDEJ STRONY ISTNIEJĄCEGO UZBROJENIA WYKONAĆ WYKOP RĘCZNIE.
- DRENAŻ W DNIIE WYKOPU WYKONAĆ JEŻELI W POZIOMIE POSADOWIENIA RUR ZAŁĘGAJĄ GRUNTY SPOISTE NAWODNIONE.
- RURY PVC-U ZASTOSOWAĆ JAKO KLASY "S" SDR 34, SN8, O JEDNOLITEJ STRUKTURZE ŚCIANKI ALTERNATYWNIE RURY BETONOWE LUB ŻELBETOWE.

Zadanie Inwestycyjne DESZCZOWEJ W BETONIE UL PARKOWEJ BUDOWA Z PRZEBUDOWĄ KANALIZACJI W ŚRĘCIE		Miejscowość: <b>Ś R E M, ul. Parkowa</b>		Skala 1:500/100 Nr rys. <b>4</b>	
BIURO PROJEKTÓW "K A N R Y S" - POZNĄĆ		Treść rys. PROFILE KANALIZACJI DESZCZOWEJ		Podpis Data	
Projektował Ryszard Owsianowski	21.09.2018	Opracował Joanna Felska	05.2018	Sprawił Hanka WITKOWSKA	05.2018
Branża sanitarna w-k		Imię i nazwisko	Nr upraw.	Podpis	Data