


Schemat Instalacji SSWiN  
Szacht teletechniczny

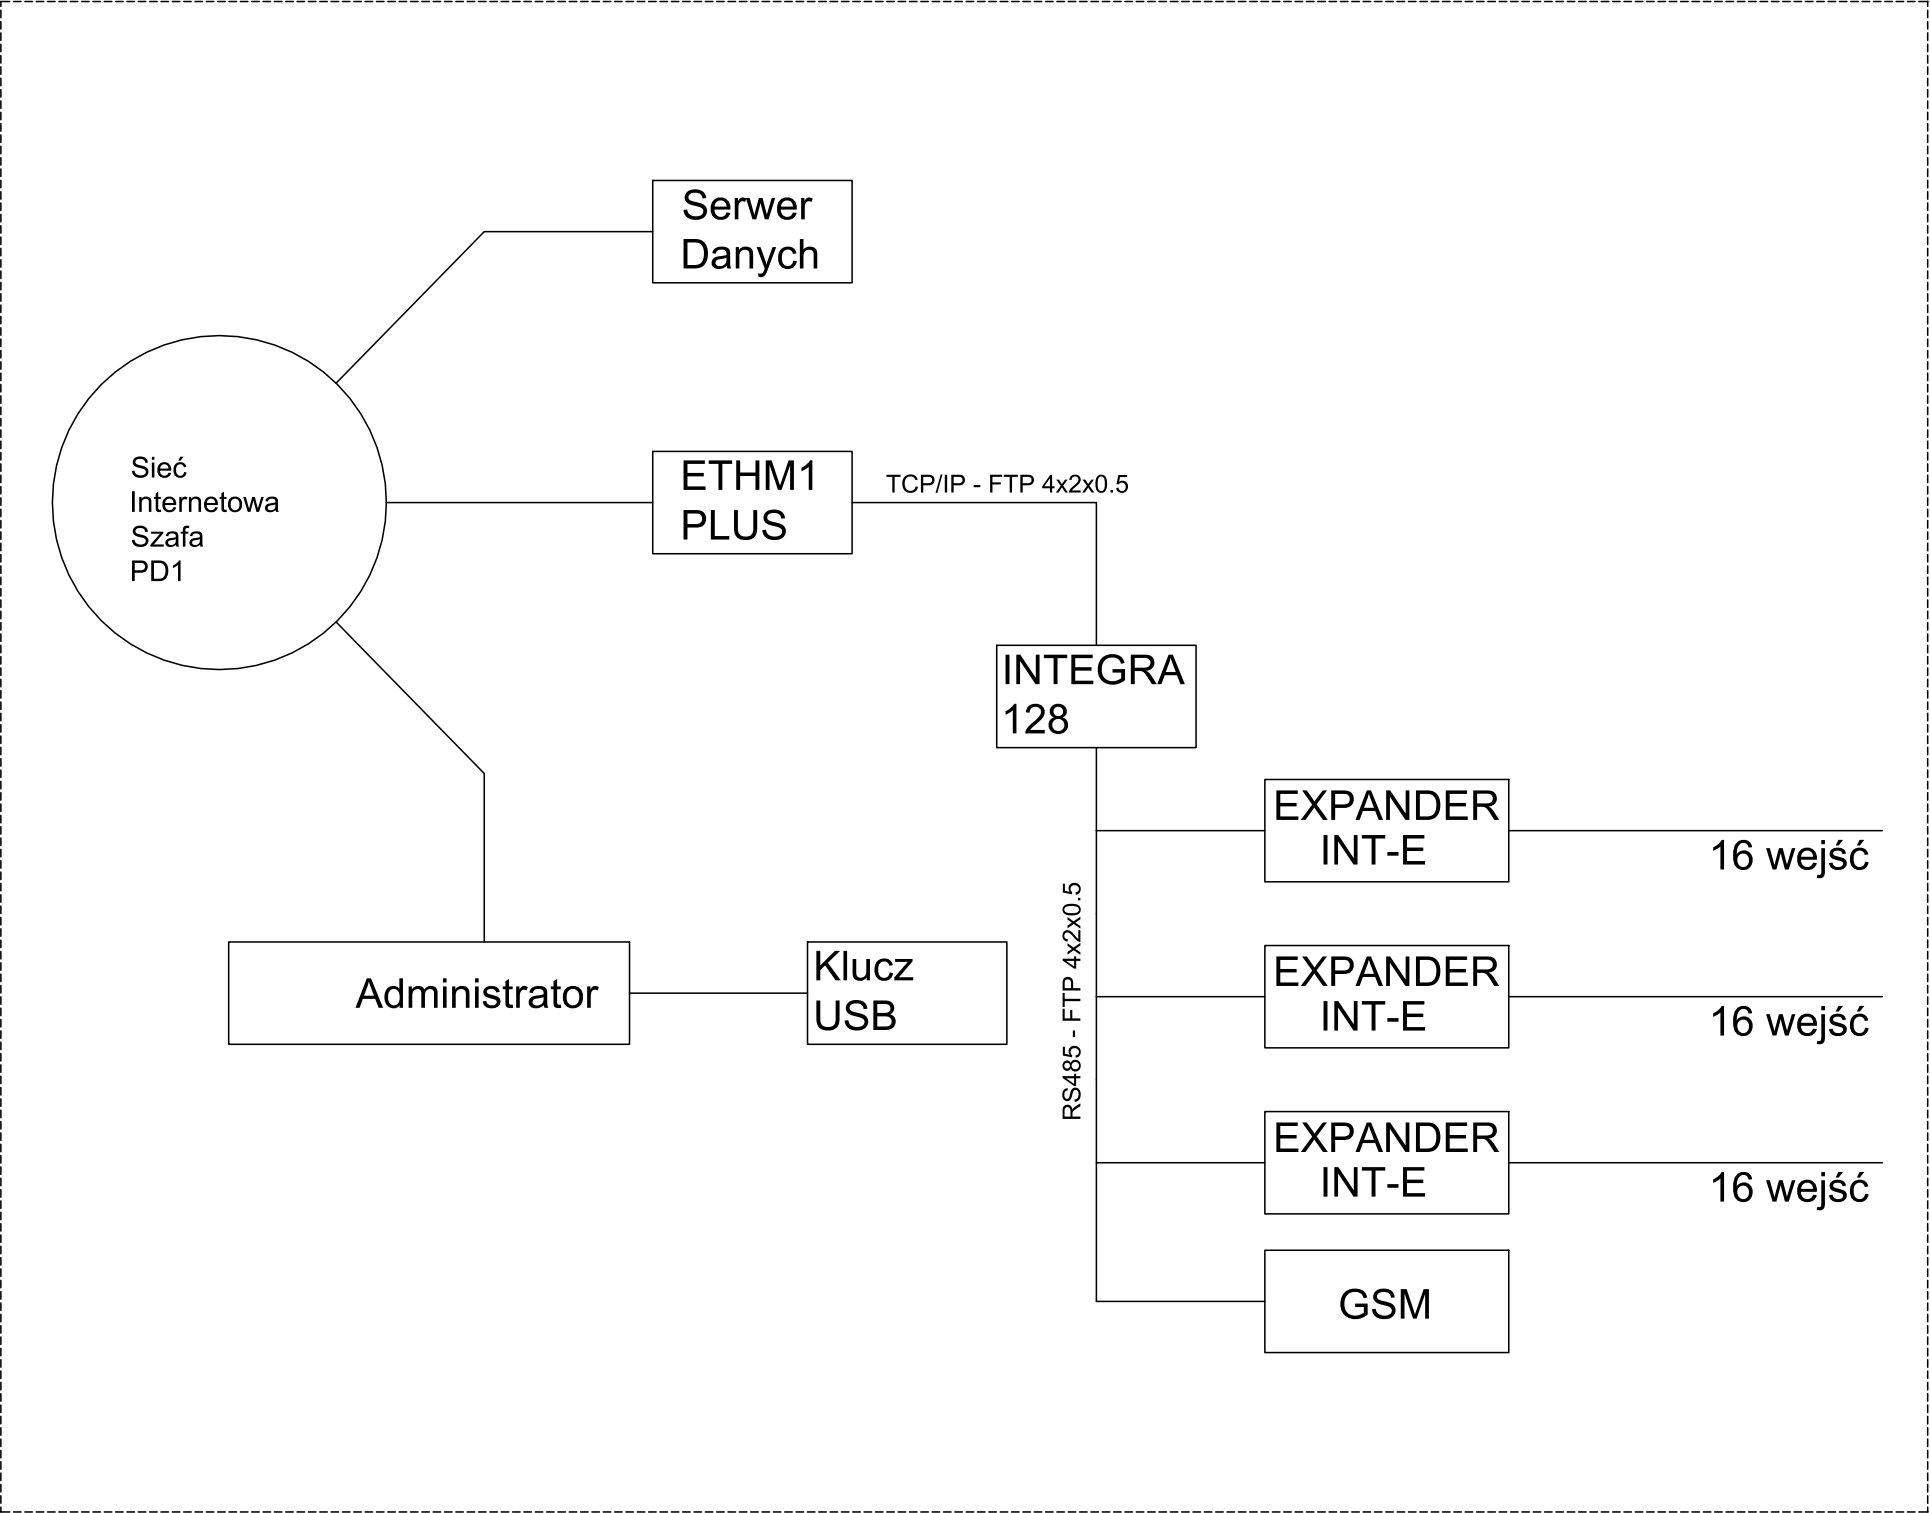

Elementy SSWIN

Elementy SSWIN

Elementy SSWIN

JEDNOSTKA PROJEKTOWA					
<div><div></div><div></div></div>		PRACOWNIA NAD WARTĄ UL. NADBRZEŻNA 1C/9, 63-100 ŚREM TEL. 612830435, WWW.NADWARTA.PL			
temat BUDYNEK ZAPLECZA TECHNICZNEGO WRAZ Z SZATNIAMI I TRYBUNAMI ORAZ WEWNĘTRZNĄ INSTALACJĄ GAZU W PARKU IM. POWSTAŃCÓW WLKP. W ŚREMIE ADRES BUDOWY: Śrem, ul. Poznańska NR DZIAŁKI: 31/4 obręb Śrem					
inwestor Gmina Śrem Pl. 20 Października 1, 63-100 Śrem					
branża INST. ELEKTR.		faza PW	data 20/11/2019	skala 1:100	rysunek E9
nazwa rysunku SCHEMAT IDEOWY KD					
branża	projektant		uprawnienia		podpis
INST. ELEKTR. PROJEKTOWAŁ:	mgr inż. Jakub Jeńć		WKP/0385/POOE/13		
INST. ELEKTR. SPRAWDZIŁ:	mgr inż. Ireneusz Jeńć		GPB.1.7342-9/97		
OPRACOWAŁ:					
OPRACOWAŁ:					
WYKONAWCY I PODWYKONAWCY ZOBOWIĄZANI SĄ DO SPRAWDZENIA PROJEKTU A W SZCZEGÓLNOŚCI WYMIARÓW PRZED PRZYSTĄPIENIEM DO PRAC BUDOWLANYCH					